



AR DESIGN
 11/11/2007
 11/11/2007
 11/11/2007

REVISIONS	DATE
1	
2	
3	
4	
5	
6	
7	
8	
9	
10	

JOB NO.: AR-2009-07

PROJECT:
 บ้านพักตากอากาศ 2 ชั้น

PROJECT OWNER:
 นาย ก. ใจดี

ARCHITECT:
 บริษัท สถาปัตย์ 2 ชั้น จำกัด

STRUCTURAL ENGINEER:
 นาย ก. ใจดี

ELECTRICAL ENGINEER:
 นาย ก. ใจดี

INTERIOR DESIGN:
 นาย ก. ใจดี

SANITARY ENGINEER:
 นาย ก. ใจดี


DRAW BY:
 นาย ก. ใจดี

CHECKED:
 นาย ก. ใจดี

APPROVED:
 นาย ก. ใจดี

DRAWING TITLE
 1st FLOOR PLAN

SCALE	DATE	TOTAL	FILE NAME
1:100		A-1.02	

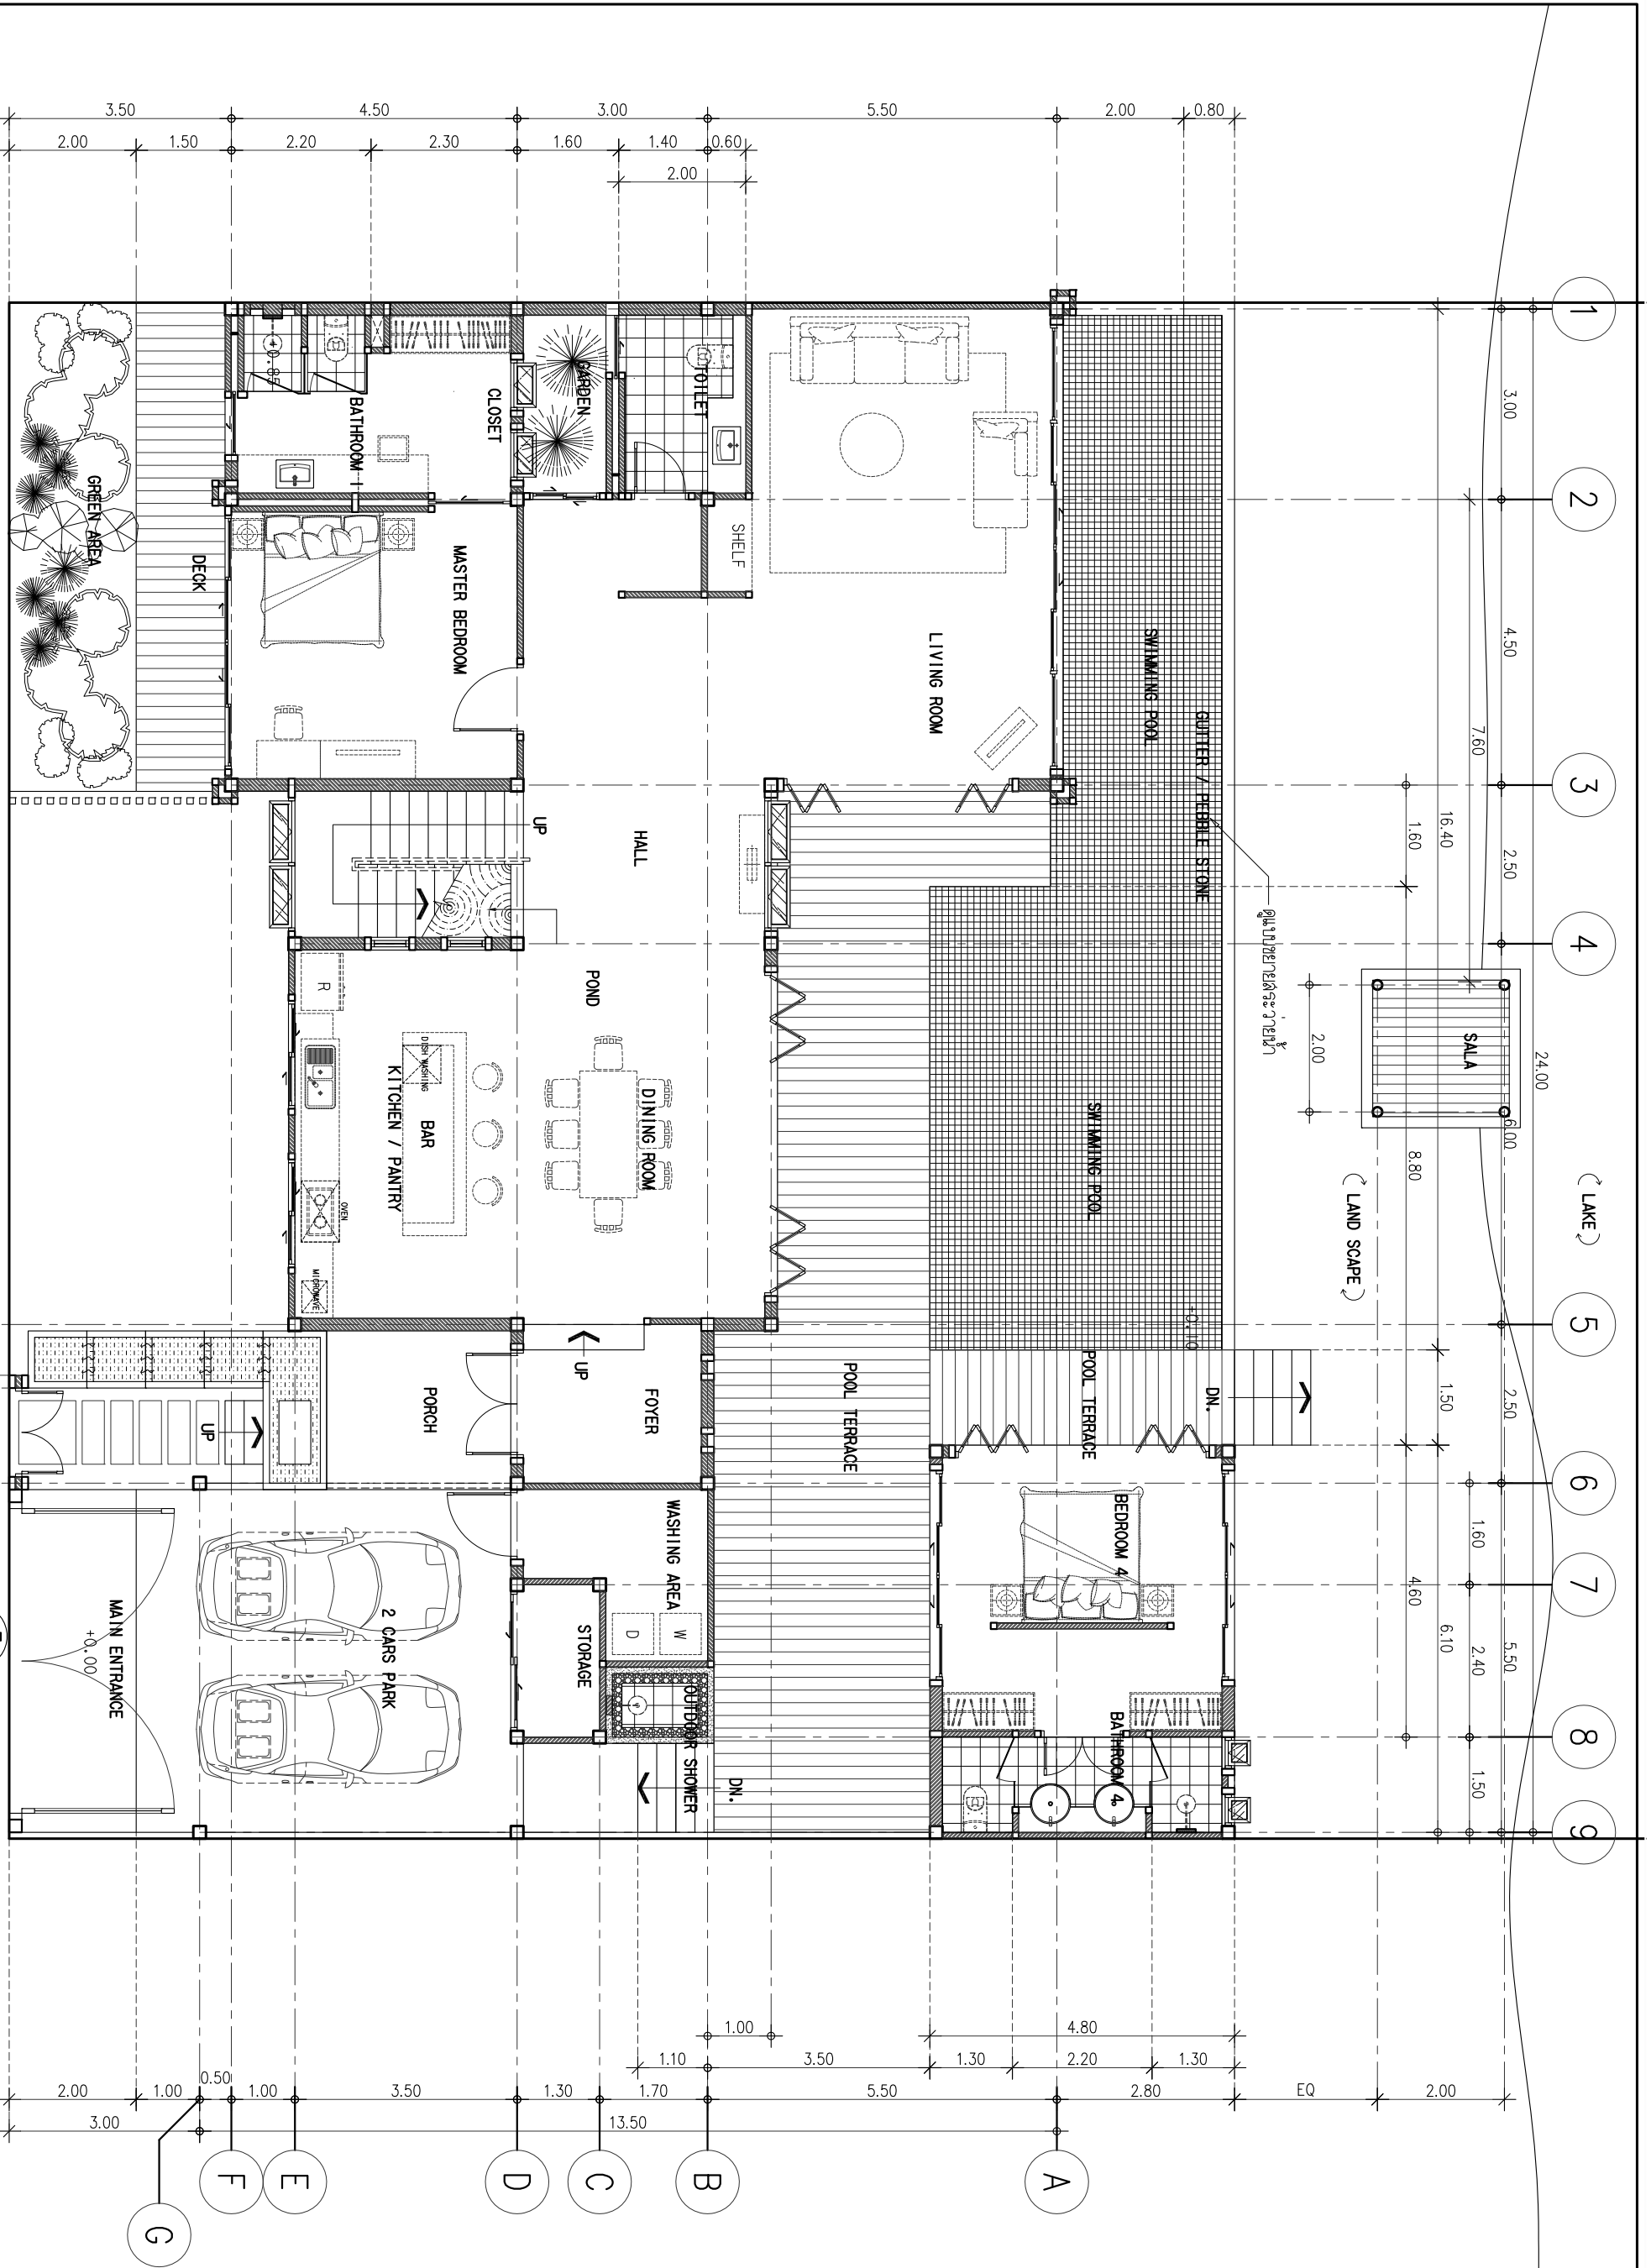

1st FLOOR PLAN
 SCALE 1:100

